


FeZn 30x4 mm

Podłączyć do istn. instalacji odgromowej

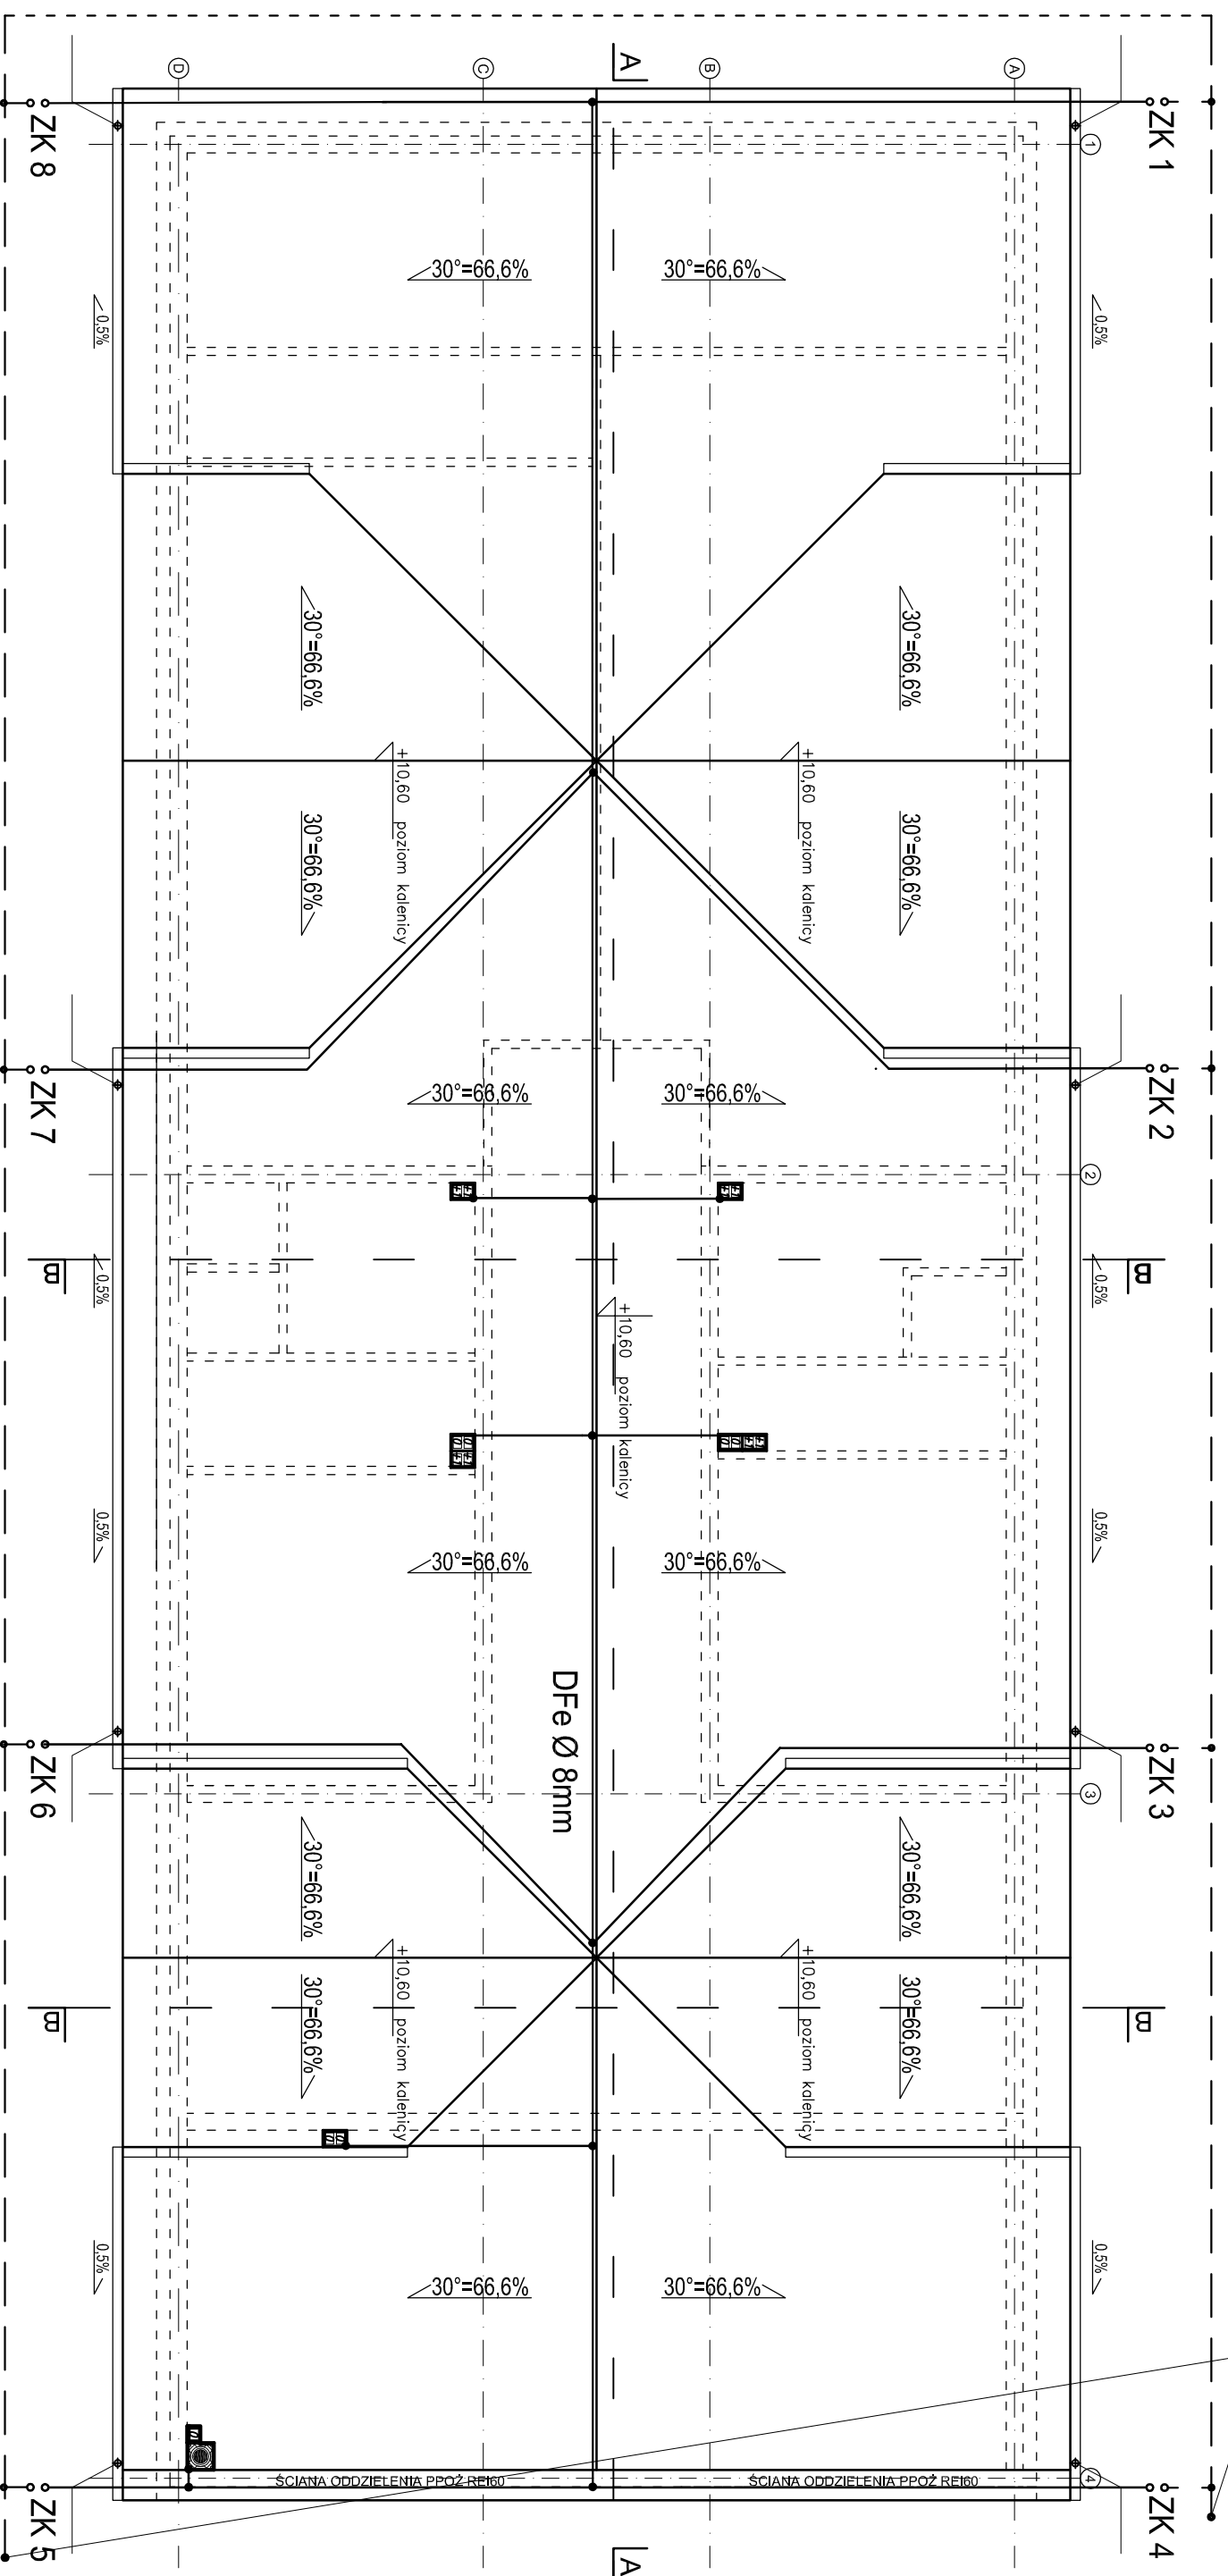

FeZn 30x4 mm

- Instalację odgromową należy wykonać ;
- zwoły na dachu wykonać z DFeZn o8mm
- przewody odprowadzające z DFeZn o8mm w RVSo18 m pod ociepleniem ścian

TEMAT: ROZBUDOWA BUDYNKU LICEUM PLASTYCZNEGO	
LOKALIZACJA: GRONOWO ELBLĄSKIE, GMINA ELBLĄG	
SZAFIROWA 12	
INWESTOR: ZESPÓŁ SZKOŁ W GRONOWIE GÓRNYM,	
UL. BROWARNA 12, 82-300 ELBLĄG	
BRANŻA: ELEKTRYCZNA	STADIUM: PROJEKT BUDOWLANY
NAZWA RYSUNKU: RZUT DACHU	
PROJ.	inż. Tomasz Gałęwski nr ewid. WAM/0059/PWOE/034
SPR.	mgr inż. Mirosław Zabiałowicz WAM/0065/PWOE/11
SKALA 1:100	DATA OPRACOWANIA: WRZESIEŃ 2017
NR RYS. 9	